


LEGENDA - numeracja pionów:

- 20** -Pion wentylacyjny kuchnia m.3 (1 piętro)
- 21** -Pion wentylacyjny kuchnia m.5 (2 piętro)
- 22** -Pion wentylacyjny kuchnia m.7 (3 piętro)
- 28** -Pion wentylacyjny łazienka m.1 (parter)
- Pion wentylacyjny łazienka m.3 (1 piętro)
- Pion wentylacyjny łazienka m.5 (2 piętro)
- Pion wentylacyjny łazienka m.7 (3 piętro)
- 29** -Pion spalinowy gaz kuchnia m.3 (1 piętro)
- 30** -Pion wentylacyjny kuchnia m.1 (parter)
- Pion wentylacyjny kuchnia m.5 (2 piętro)
- 31** -Pion spalinowy P.g. CWU łazienka m.1 (parter)
- Pion spalinowy P.g. CWU kuchnia m.5 (2 piętro)
- Pion spalinowy P.g. CWU kuchnia m.7 (3 piętro)

ARCHITEKTONIKA
firma architektoniczna

Firma Architektoniczna "ARCHITEKTONIKA"
mgr inż. arch. Krzysztof Rakowski, mgr inż. arch. Magdalena Miarka-Rakowska
45-057 Opole ul. Ozimska 16/107
tel./fax: 77 453 05 22, kom. +48 608 551 840
e-mail: architektonika@poczta.onet.pl www.architektonika.net.pl

TEMAT OPRACOWANIA:			
PRZEBUDOWA PIONÓW SPALINOWYCH, WENTYLACJI GRAWITACYJNEJ I WEWNĘTRZNEJ INSTALACJI GAZOWEJ W BUDYNKU MIESZKALNYM WIELORODZINNYM			
ADRES INWESTYCJI:			
45-056 Opole ul. Kośnego 42 działka nr 18/8 k.m. 48 obręb Opole			
INWESTOR:			
Wspólnota Mieszkaniowa Opole Kośnego 42 45-056 Opole ul. Kośnego 42			
AUTOR:		PODPIS:	
mgr inż. arch. Krzysztof Rakowski nr uprawnień OKK/UpB/02/06			
OPRACOWAŁ:		PODPIS:	
inż. arch. Patryk Cebula			
BRANŻA:	SKALA:	DATA:	NR RYSUNKU:
ARCHITEKTURA	1:25	VII 2017	inw.-01
TYTUŁ RYSUNKU: RZUT MIESZKANIA NR 1 (parter) -inventaryzacja			

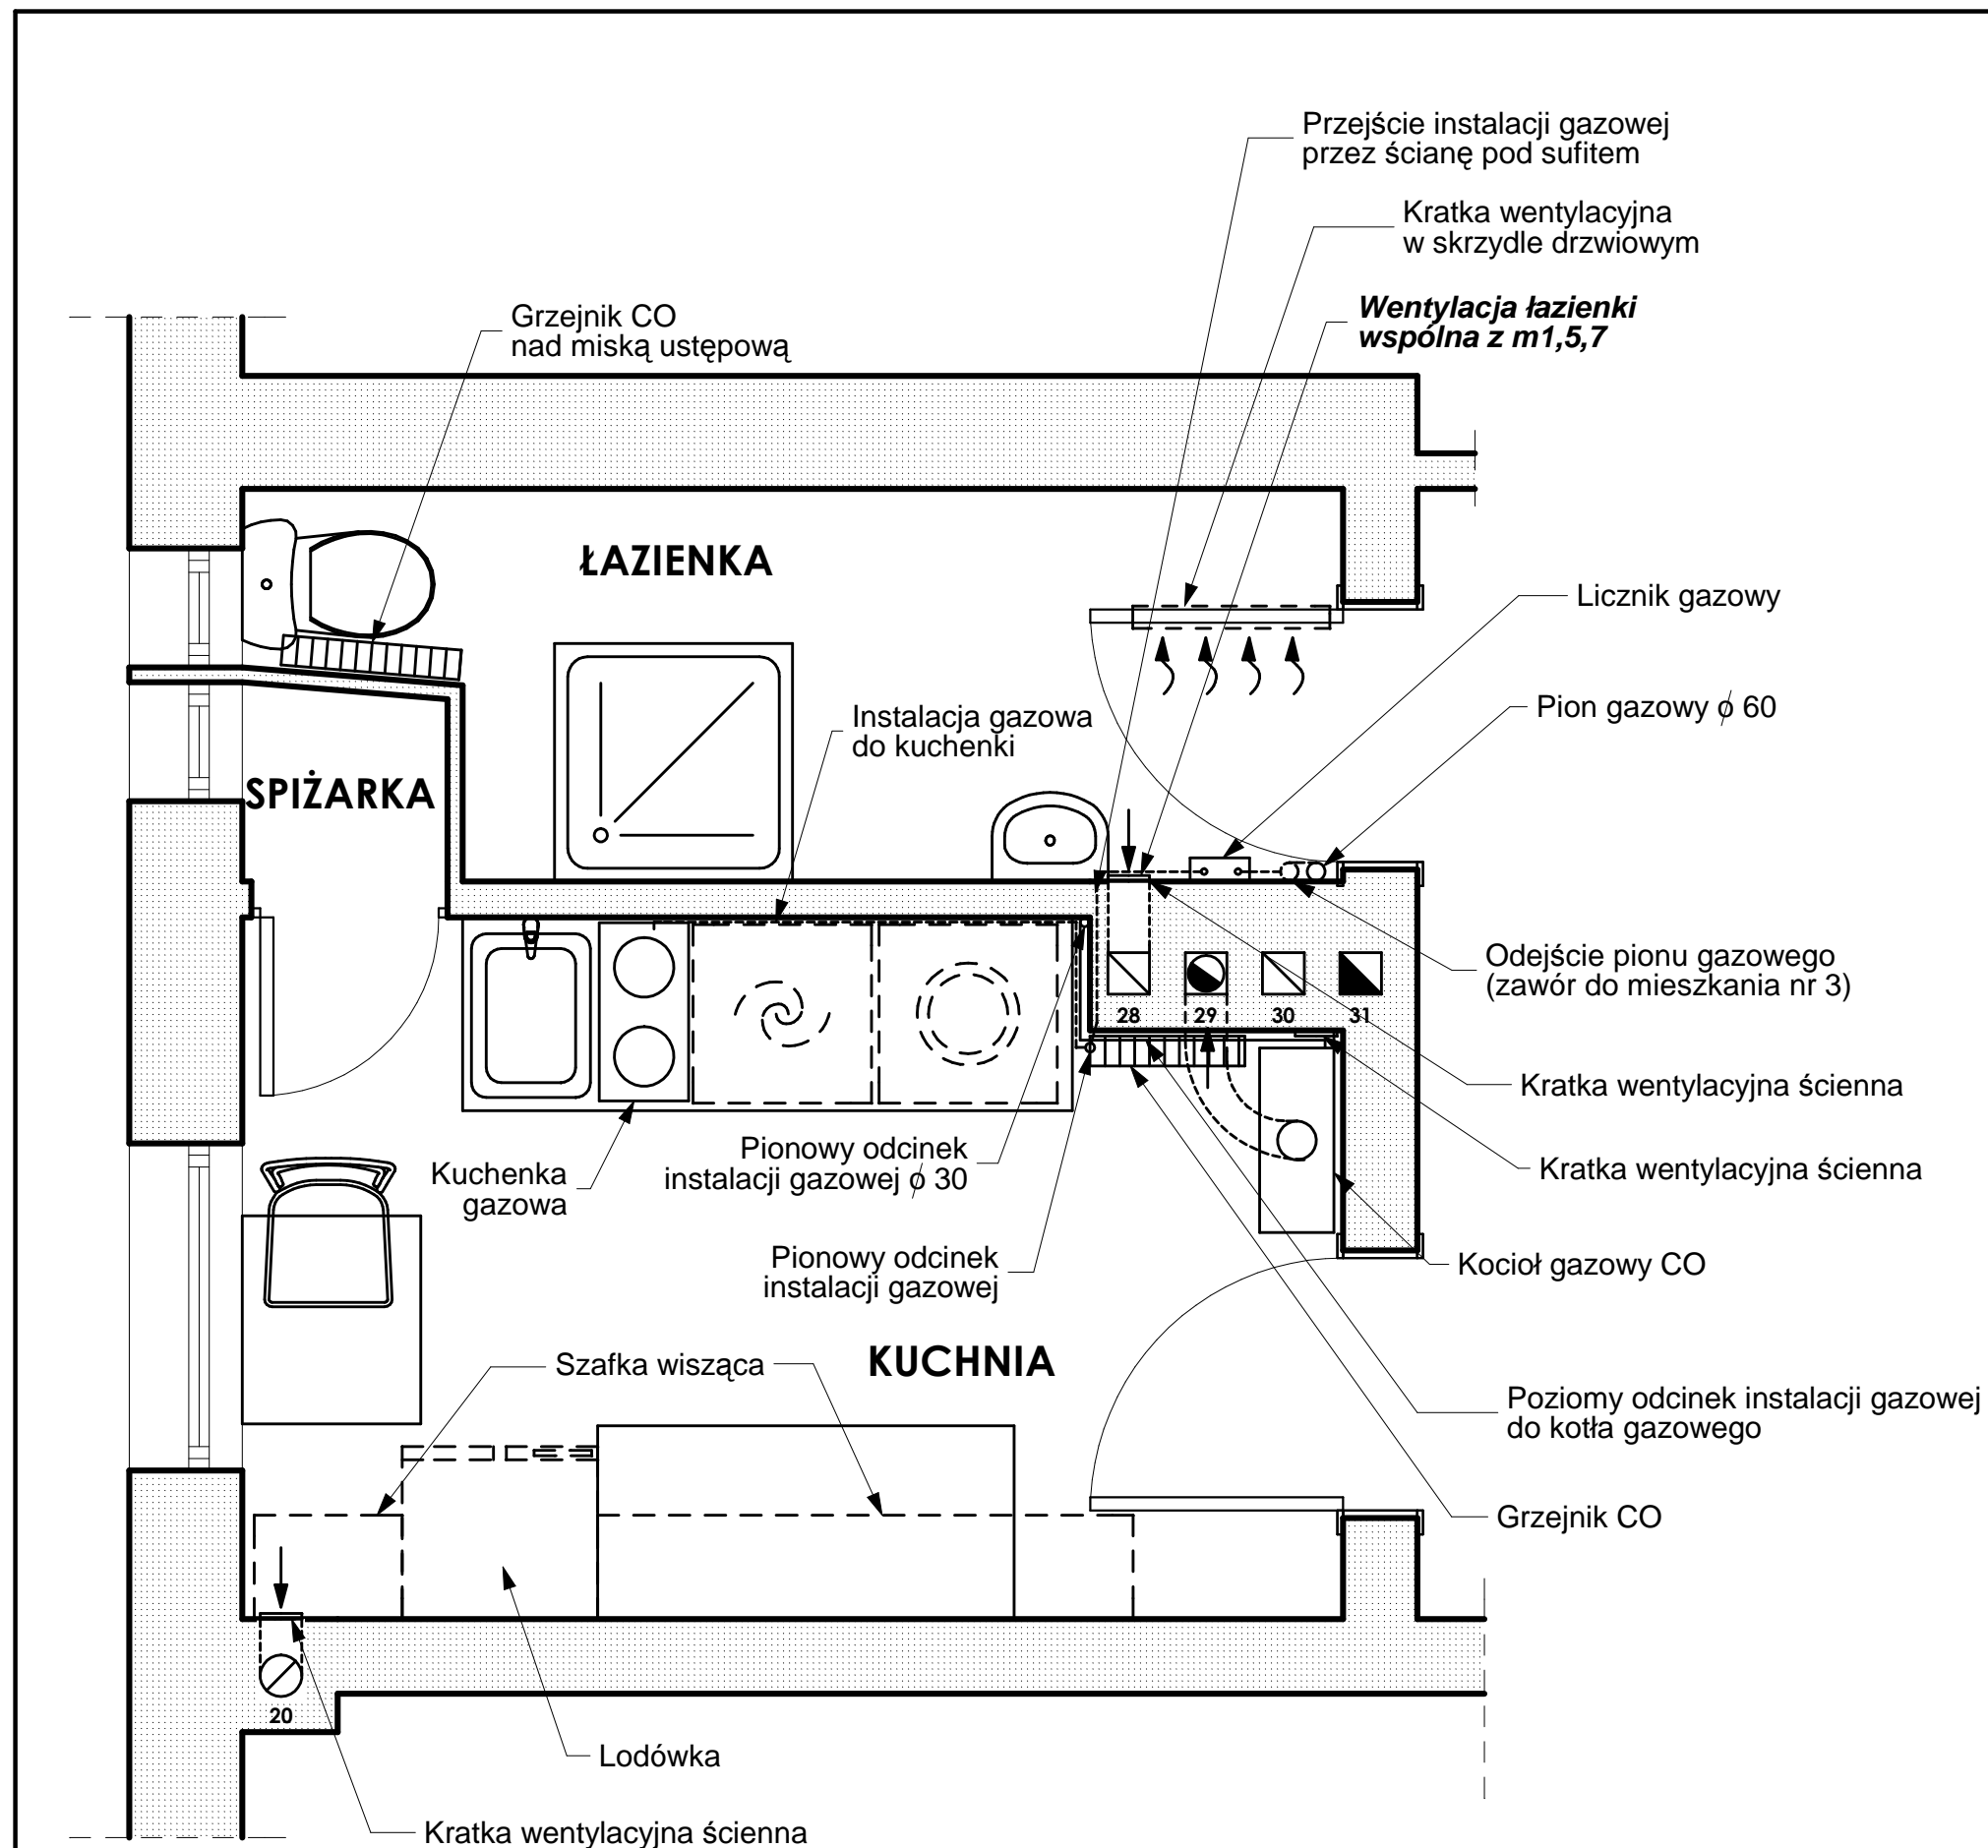


LEGENDA - numeracja pionów:

- 20 -Pion wentylacyjny kuchnia m.3 (1 piętro)
- 21 -Pion wentylacyjny kuchnia m.5 (2 piętro)
- 22 -Pion wentylacyjny kuchnia m.7 (3 piętro)
- 28 -Pion wentylacyjny łazienka m.1 (parter)
- Pion wentylacyjny łazienka m.3 (1 piętro)
- Pion wentylacyjny łazienka m.5 (2 piętro)
- Pion wentylacyjny łazienka m.7 (3 piętro)
- 29 -Pion spalinowy gaz kuchnia m.3 (1 piętro)
- 30 -Pion wentylacyjny kuchnia m.1 (parter)
- Pion wentylacyjny kuchnia m.5 (2 piętro)
- 31 -Pion spalinowy P.g. CWU łazienka m.1 (parter)
- Pion spalinowy P.g. CWU kuchnia m.5 (2 piętro)
- Pion spalinowy P.g. CWU kuchnia m.7 (3 piętro)

ARCHITEKTONIKA
firma architektoniczna

Firma Architektoniczna "ARCHITEKTONIKA"
mgr inż. arch. Krzysztof Rakowski, mgr inż. arch. Magdalena Miarka-Rakowska
45-057 Opole ul. Ozimska 16/107
tel./fax: 77 453 05 22, kom. +48 608 551 840
e-mail: architektonika@poczta.onet.pl www.architektonika.net.pl

TEMAT OPRACOWANIA:			
PRZEBUDOWA PIONÓW SPALINOWYCH, WENTYLACJI GRAWITACYJNEJ I WEWNĘTRZNEJ INSTALACJI GAZOWEJ W BUDYNKU MIESZKALNYM WIELORODZINNYM			
ADRES INWESTYCJI:			
45-056 Opole ul. Kośnego 42 działka nr 18/8 k.m. 48 obręb Opole			
INWESTOR:			
Wspólnota Mieszkaniowa Opole Kośnego 42 45-056 Opole ul. Kośnego 42			
AUTOR:		PODPIS:	
mgr inż. arch. Krzysztof Rakowski nr uprawnień OKK/UpB/02/06			
OPRACOWAŁ:		PODPIS:	
inż. arch. Patryk Cebula			
BRANŻA:	SKALA:	DATA:	NR RYSUNKU:
ARCHITEKTURA	1:25	VII 2017	inw.-02
TYTUŁ RYSUNKU: RZUT MIESZKANIA NR 3 (1 piętro) -inwentaryzacja			

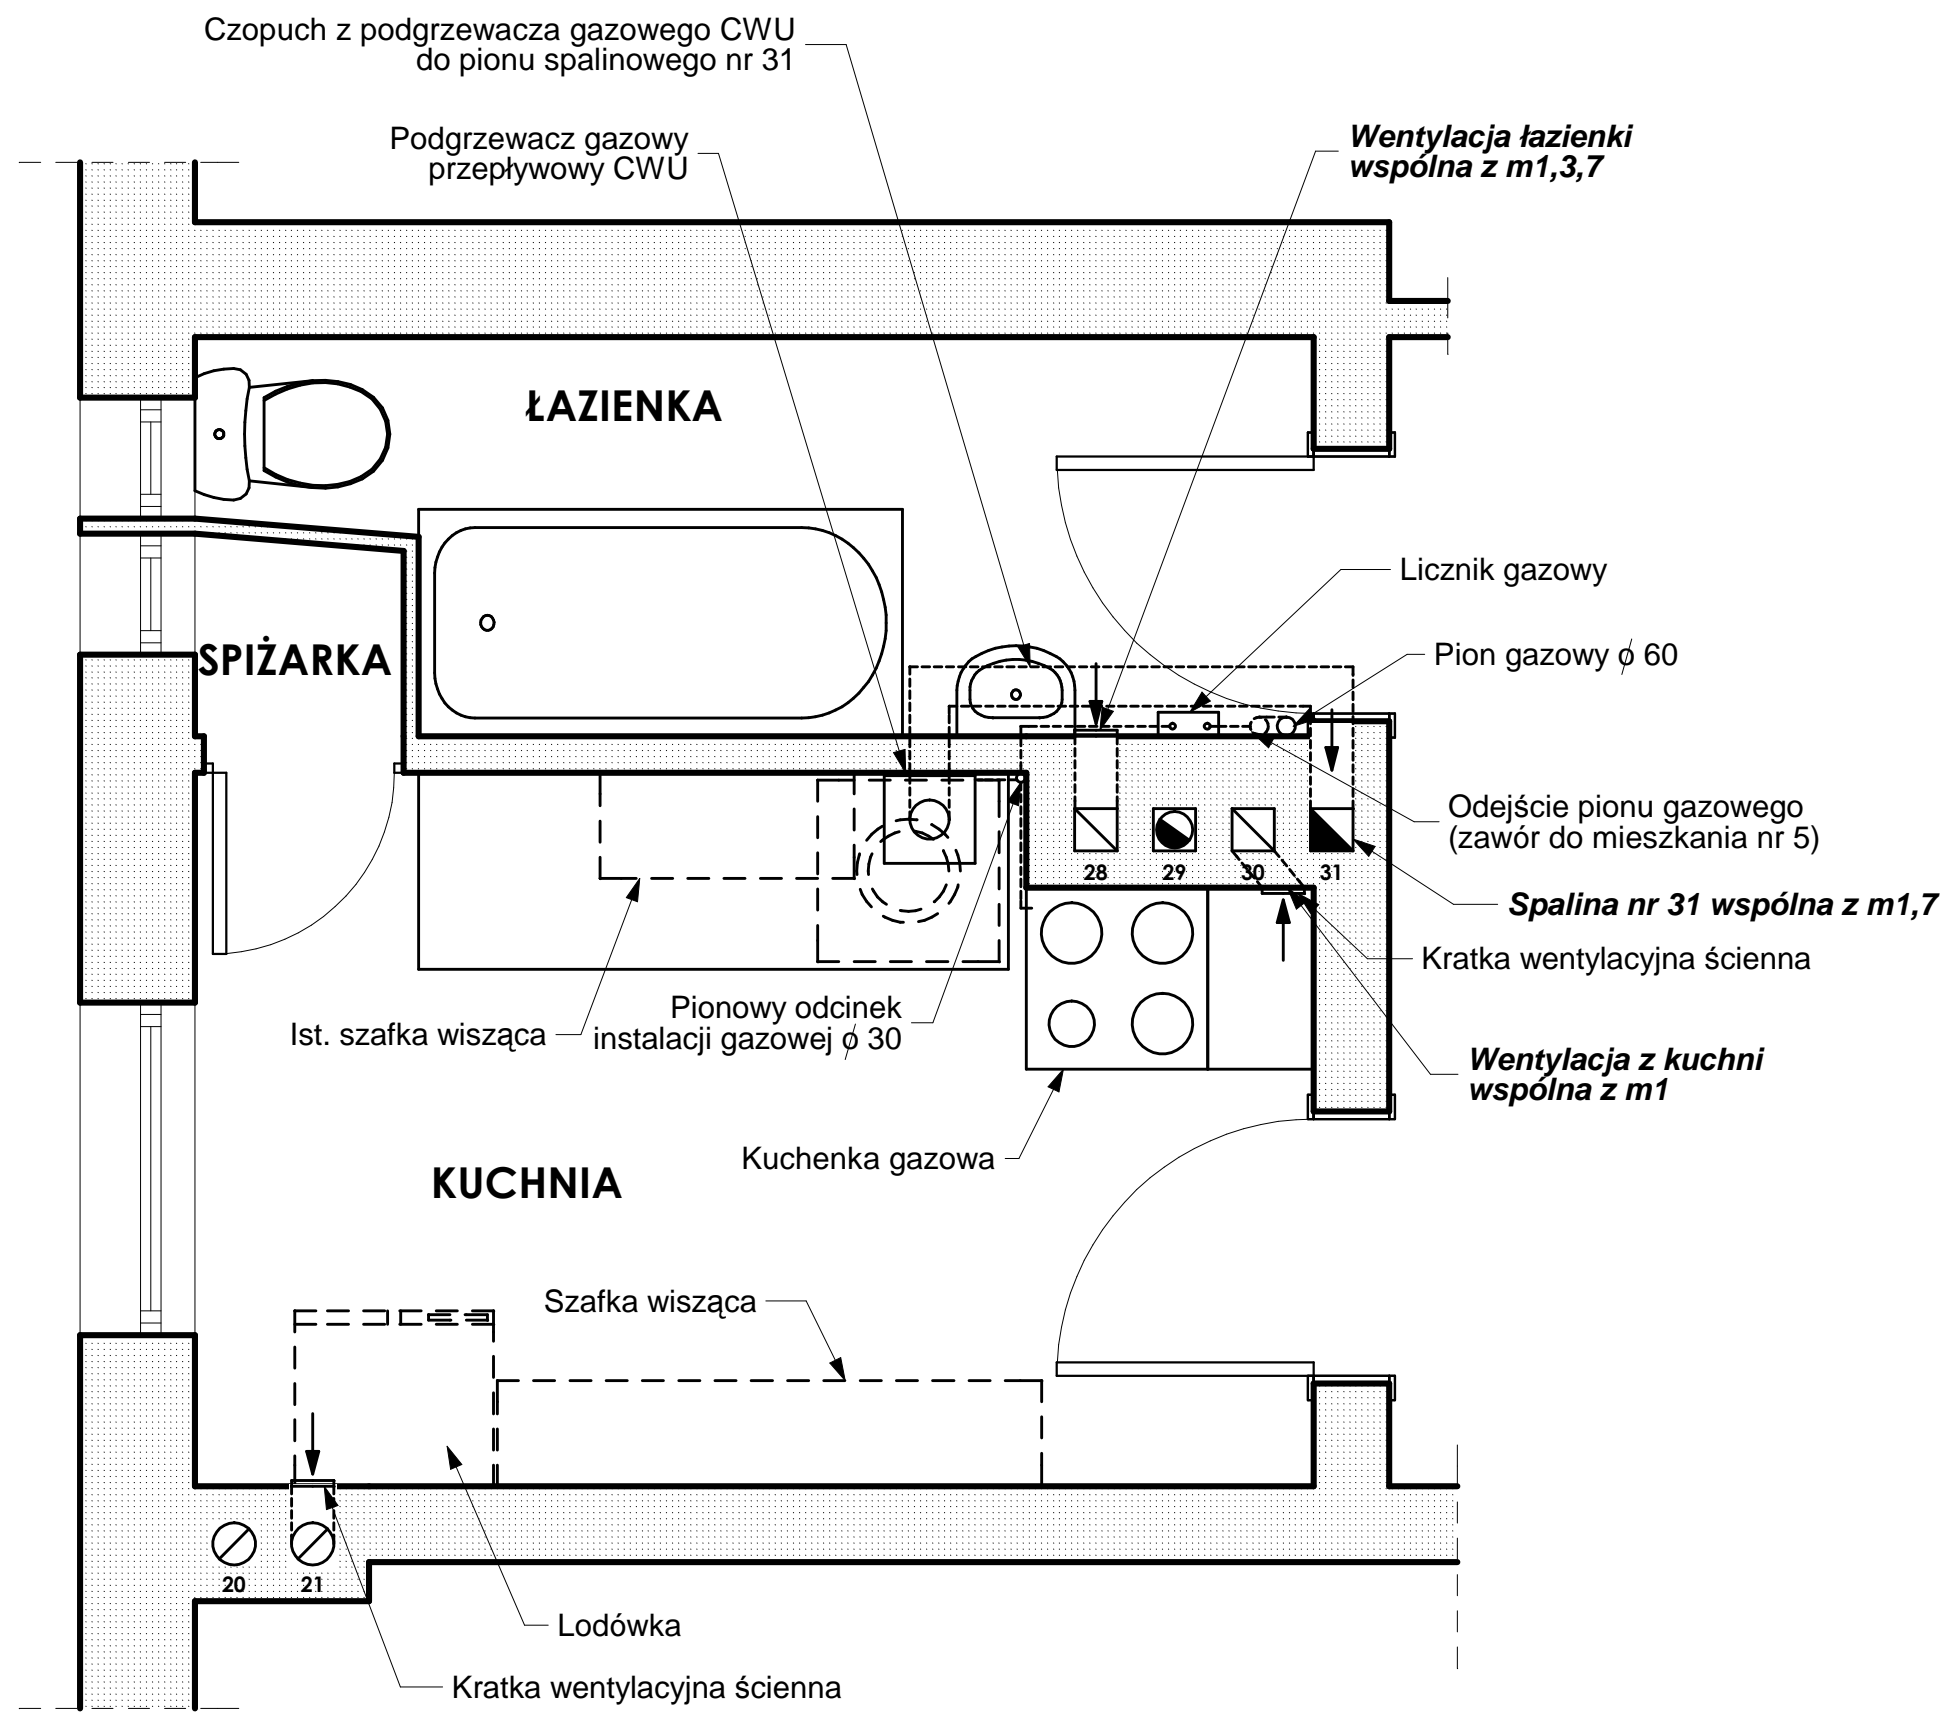

LEGENDA - numeracja pionów:


- 20 -Pion wentylacyjny kuchnia m.3 (1 piętro)
- 21 -Pion wentylacyjny kuchnia m.5 (2 piętro)
- 22 -Pion wentylacyjny kuchnia m.7 (3 piętro)
- 28 -Pion wentylacyjny łazienka m.1 (parter)
- Pion wentylacyjny łazienka m.3 (1 piętro)
- Pion wentylacyjny łazienka m.5 (2 piętro)
- Pion wentylacyjny łazienka m.7 (3 piętro)
- 29 -Pion spalinowy gaz kuchnia m.3 (1 piętro)
- 30 -Pion wentylacyjny kuchnia m.1 (parter)
- Pion wentylacyjny kuchnia m.5 (2 piętro)
- 31 -Pion spalinowy P.g. CWU łazienka m.1 (parter)
- Pion spalinowy P.g. CWU kuchnia m.5 (2 piętro)
- Pion spalinowy P.g. CWU kuchnia m.7 (3 piętro)

ARCHITEKTONIKA
 firma architektoniczna
 Firma Architektoniczna "ARCHITEKTONIKA"
 mgr inż. arch. Krzysztof Rakowski, mgr inż. arch. Magdalena Miarka-Rakowska
 45-057 Opole ul. Ozimska 16/107
 tel./fax: 77 453 05 22 , kom. +48 608 551 840
 e-mail: architektonika@poczta.onet.pl www.architektonika.net.pl

TEMAT OPRACOWANIA: PRZEBUDOWA PIONÓW SPALINOWYCH, WENTYLACJI GRAWITACYJNEJ I WEWNĘTRZNEJ INSTALACJI GAZOWEJ W BUDYNKU MIESZKALNYM WIELORODZINNYM			
ADRES INWESTYCJI: 45-056 Opole ul. Kośnego 42 działka nr 18/8 k.m. 48 obręb Opole			
INWESTOR: Wspólnota Mieszkaniowa Opole Kośnego 42 45-056 Opole ul. Kośnego 42			
AUTOR: mgr inż. arch. Krzysztof Rakowski nr uprawnień OKK/UpB/02/06		PODPIS:	
OPRACOWAŁ: inż. arch. Patryk Cebula		PODPIS:	
BRANŻA: ARCHITEKTURA	SKALA: 1:25	DATA: VII 2017	NR RYSUNKU: inw.-03
TYTUŁ RYSUNKU: RZUT MIESZKANIA NR 5 (2 piętro) -inventaryzacja			

LEGENDA - numeracja pionów:


- 20 -Pion wentylacyjny kuchnia m.3 (1 piętro)
- 21 -Pion wentylacyjny kuchnia m.5 (2 piętro)
- 22 -Pion wentylacyjny kuchnia m.7 (3 piętro)
- 28 -Pion wentylacyjny łazienka m.1 (parter)
- Pion wentylacyjny łazienka m.3 (1 piętro)
- Pion wentylacyjny łazienka m.5 (2 piętro)
- Pion wentylacyjny łazienka m.7 (3 piętro)
- 29 -Pion spalinowy gaz kuchnia m.3 (1 piętro)
- 30 -Pion wentylacyjny kuchnia m.1 (parter)
- Pion wentylacyjny kuchnia m.5 (2 piętro)
- 31 -Pion spalinowy P.g. CWU łazienka m.1 (parter)
- Pion spalinowy P.g. CWU kuchnia m.5 (2 piętro)
- Pion spalinowy P.g. CWU kuchnia m.7 (3 piętro)

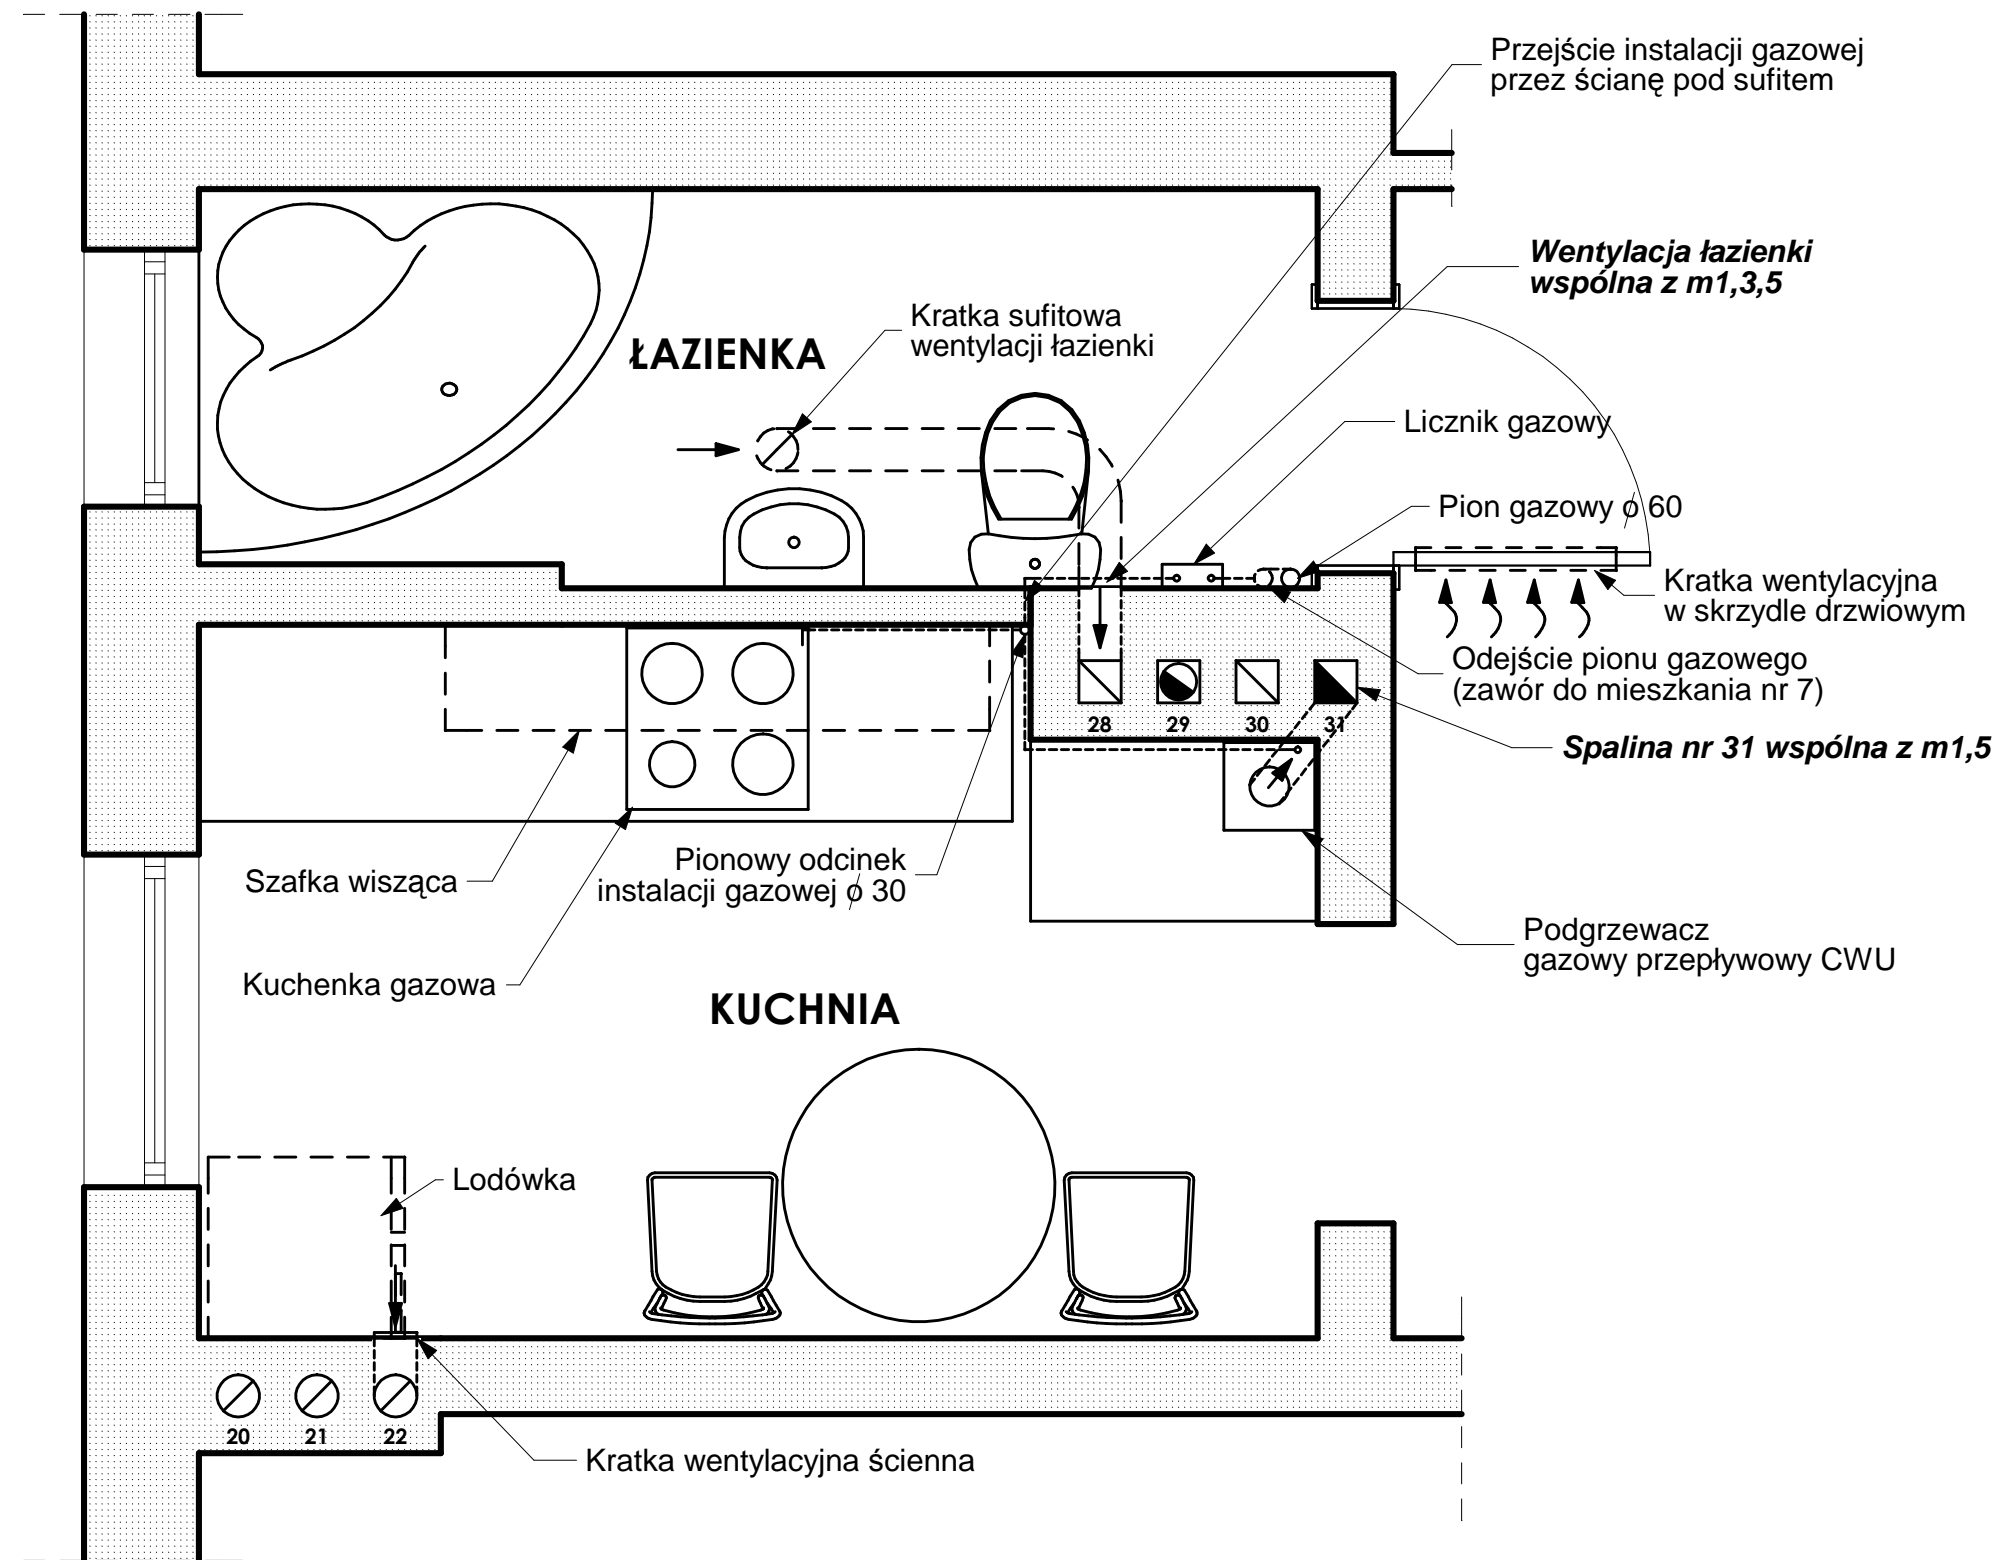

ARCHITEKTONIKA
firma architektoniczna


Firma Architektoniczna "ARCHITEKTONIKA"
mgr inż. arch. Krzysztof Rakowski, mgr inż. arch. Magdalena Miarka-Rakowska
45-057 Opole ul. Ozimska 16/107
tel./fax: 77 453 05 22, kom. +48 608 551 840
e-mail: architektonika@poczta.onet.pl www.architektonika.net.pl

TEMAT OPRACOWANIA:			
PRZEBUDOWA PIONÓW SPALINOWYCH, WENTYLACJI GRAWITACYJNEJ I WEWNĘTRZNEJ INSTALACJI GAZOWEJ W BUDYNKU MIESZKALNYM WIELORODZINNYM			
ADRES INWESTYCJI:			
45-056 Opole ul. Kośnego 42 działka nr 18/8 k.m. 48 obręb Opole			
INWESTOR:			
Wspólnota Mieszkaniowa Opole Kośnego 42 45-056 Opole ul. Kośnego 42			
AUTOR:		PODPIS:	
mgr inż. arch. Krzysztof Rakowski nr uprawnień OKK/UpB/02/06			
OPRACOWAŁ:		PODPIS:	
inż. arch. Patryk Cebula			
BRANŻA:	SKALA:	DATA:	NR RYSUNKU:
ARCHITEKTURA	1:25	VII 2017	inw.-04
TYTUŁ RYSUNKU: RZUT MIESZKANIA NR 7 (3 piętro) -inventaryzacja			

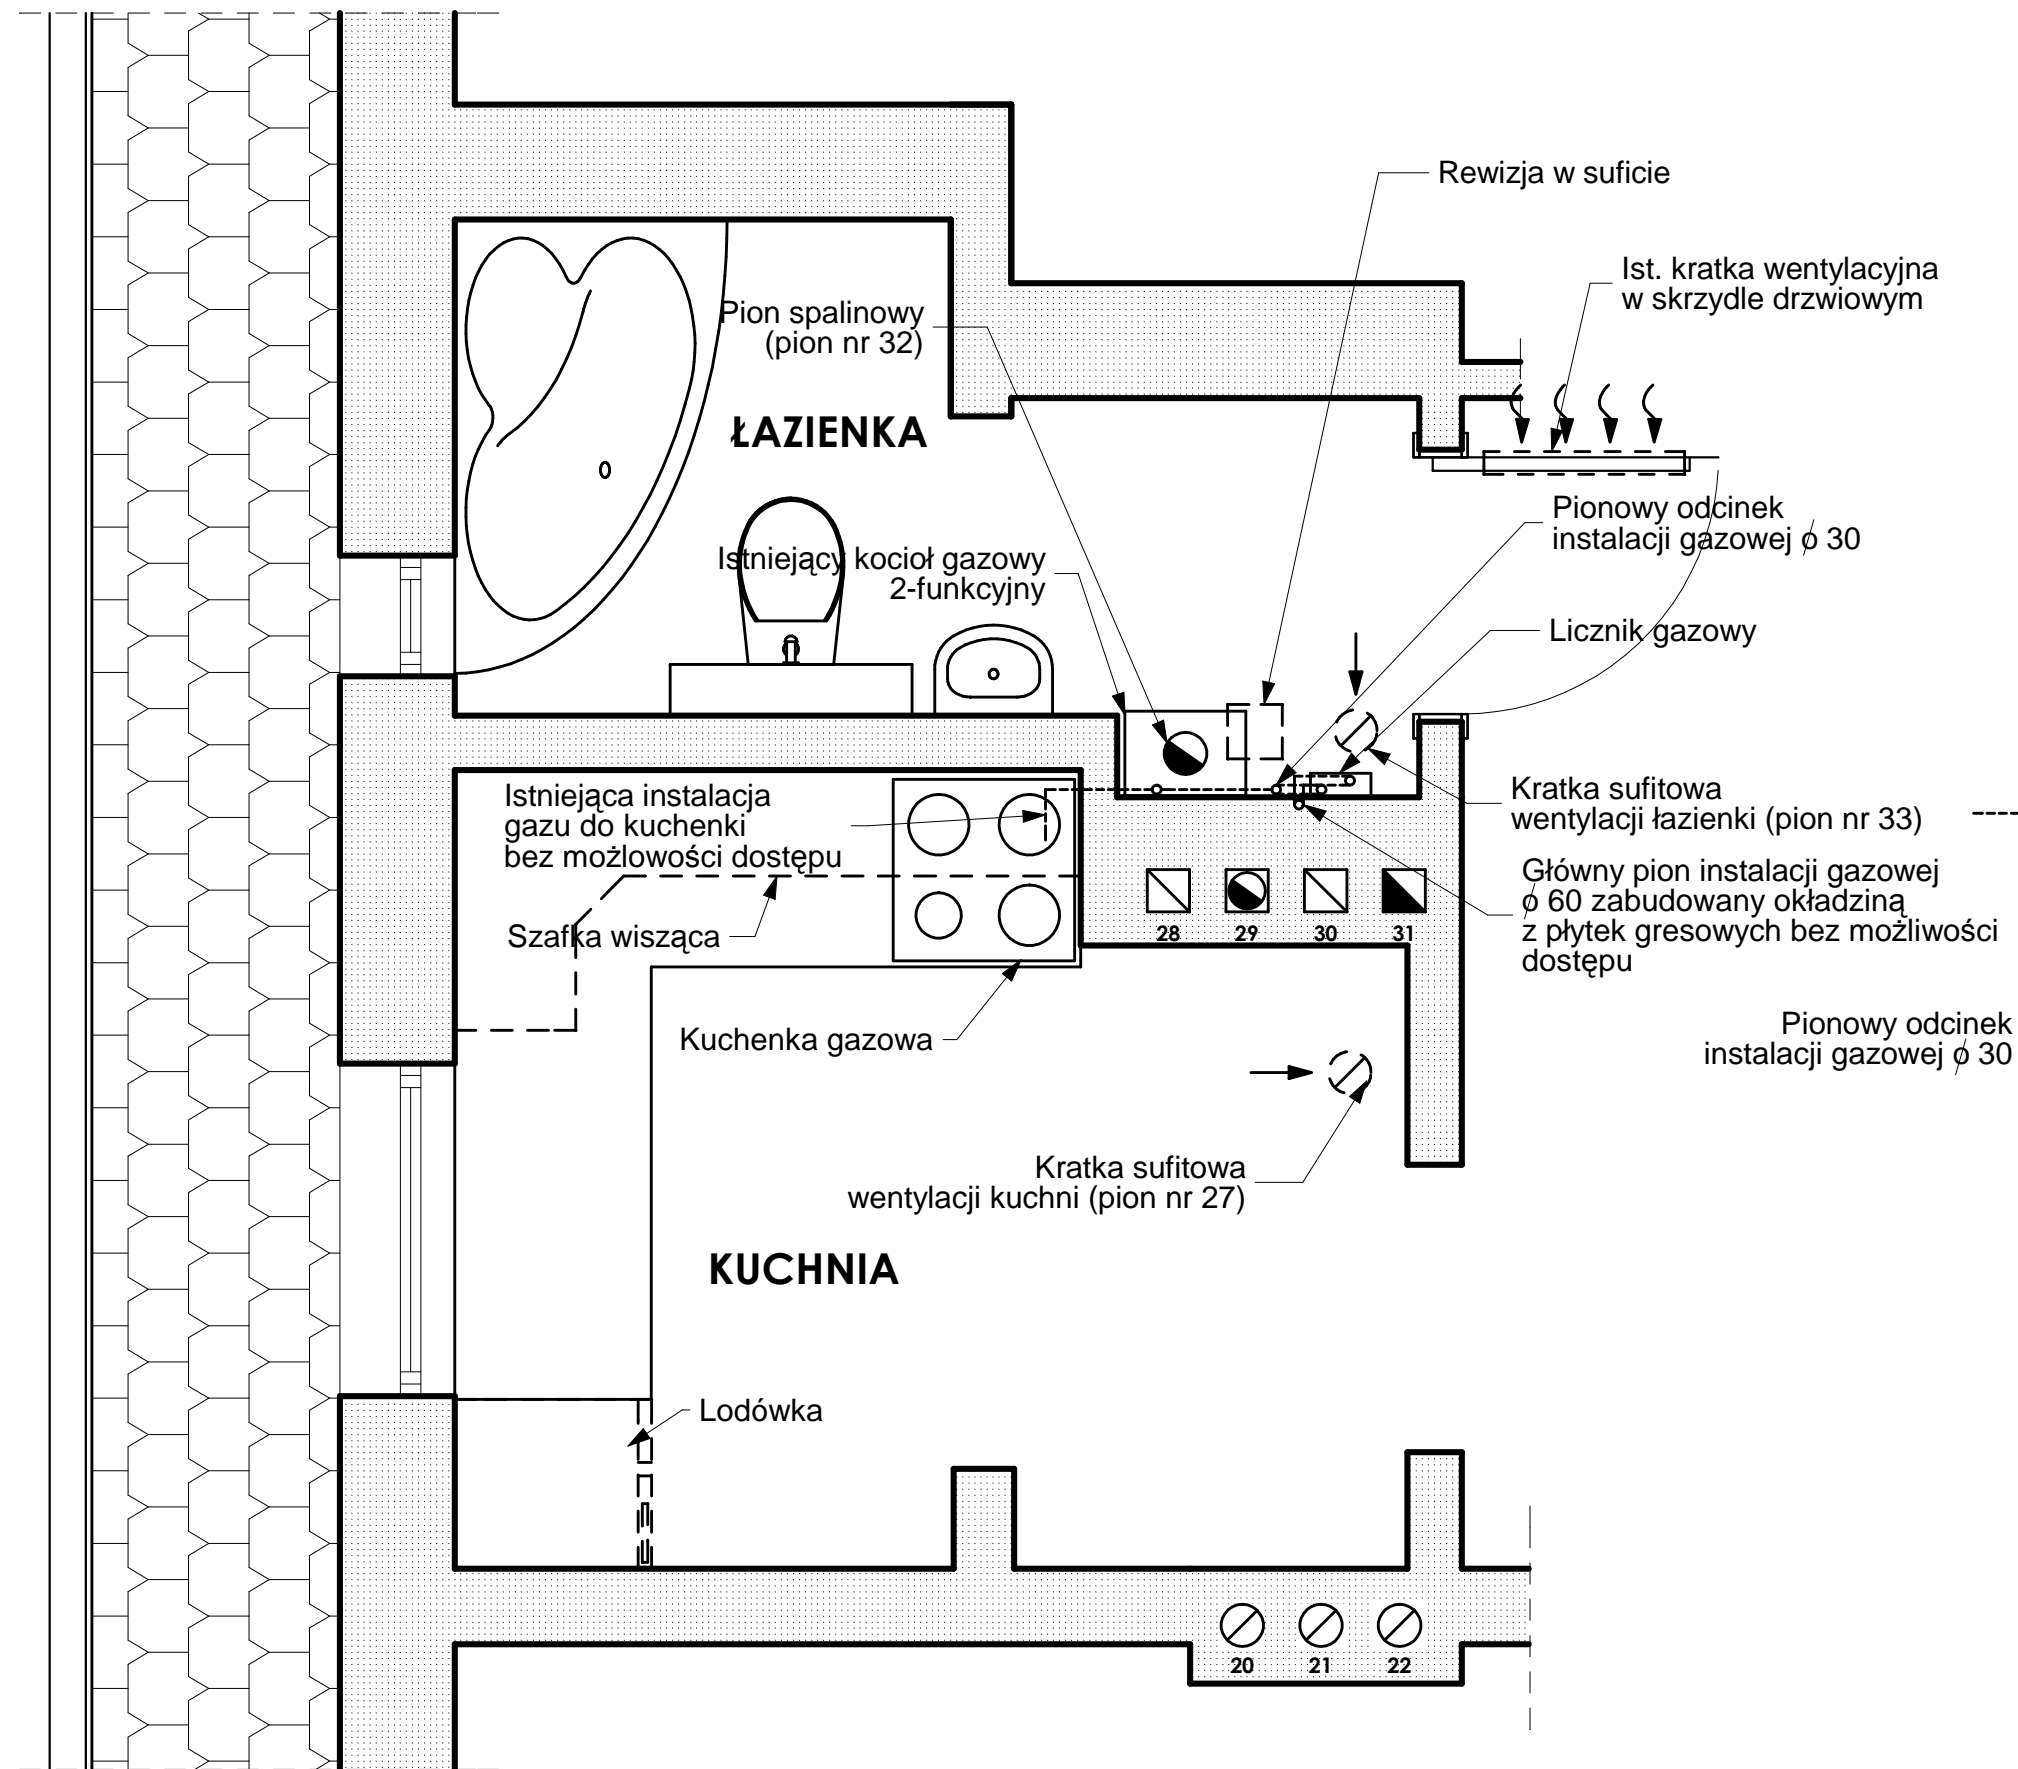

LEGENDA - numeracja pionów:

- 20 -Pion wentylacyjny kuchnia m.3 (1 piętro)
- 21 -Pion wentylacyjny kuchnia m.5 (2 piętro)
- 22 -Pion wentylacyjny kuchnia m.7 (3 piętro)
- 28 -Pion wentylacyjny łazienka m.1 (parter)
- Pion wentylacyjny łazienka m.3 (1 piętro)
- Pion wentylacyjny łazienka m.5 (2 piętro)
- Pion wentylacyjny łazienka m.7 (3 piętro)
- 29 -Pion spalinowy gaz kuchnia m.3 (1 piętro)
- 30 -Pion wentylacyjny kuchnia m.1 (parter)
- Pion wentylacyjny kuchnia m.5 (2 piętro)
- 31 -Pion spalinowy P.g. CWU łazienka m.1 (parter)
- Pion spalinowy P.g. CWU kuchnia m.5 (2 piętro)
- Pion spalinowy P.g. CWU kuchnia m.7 (3 piętro)

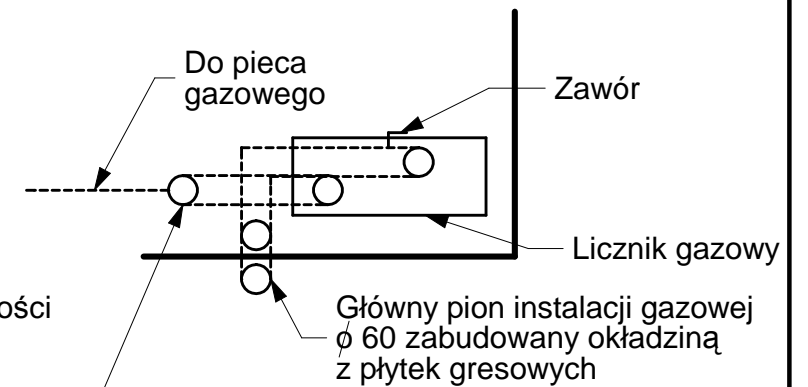

ARCHITEKTONIKA
firma architektoniczna

Firma Architektoniczna "ARCHITEKTONIKA"
mgr inż. arch. Krzysztof Rakowski, mgr inż. arch. Magdalena Miarka-Rakowska
45-057 Opole ul. Ozimska 16/107
tel./fax: 77 453 05 22, kom. +48 608 551 840
e-mail: architektonika@poczta.onet.pl www.architektonika.net.pl

TEMAT OPRACOWANIA: PRZEBUDOWA PIONÓW SPALINOWYCH, WENTYLACJI GRAWITACYJNEJ I WEWNĘTRZNEJ INSTALACJI GAZOWEJ W BUDYNKU MIESZKALNYM WIELORODZINNYM			
ADRES INWESTYCJI: 45-056 Opole ul. Koźnego 42 działka nr 18/8 k.m. 48 obręb Opole			
INWESTOR: Wspólnota Mieszkaniowa Opole Koźnego 42 45-056 Opole ul. Koźnego 42			
AUTOR: mgr inż. arch. Krzysztof Rakowski nr uprawnień OKK/UpB/02/06		PODPIS:	
OPRACOWAŁ: inż. arch. Patryk Cebula		PODPIS:	
BRANŻA: ARCHITEKTURA	SKALA: 1:25	DATA: VII 2017	NR RYSUNKU: inw.-05
TYTUŁ RYSUNKU: RZUT MIESZKANIA NR 9 (4 piętro) -inventaryzacja			